
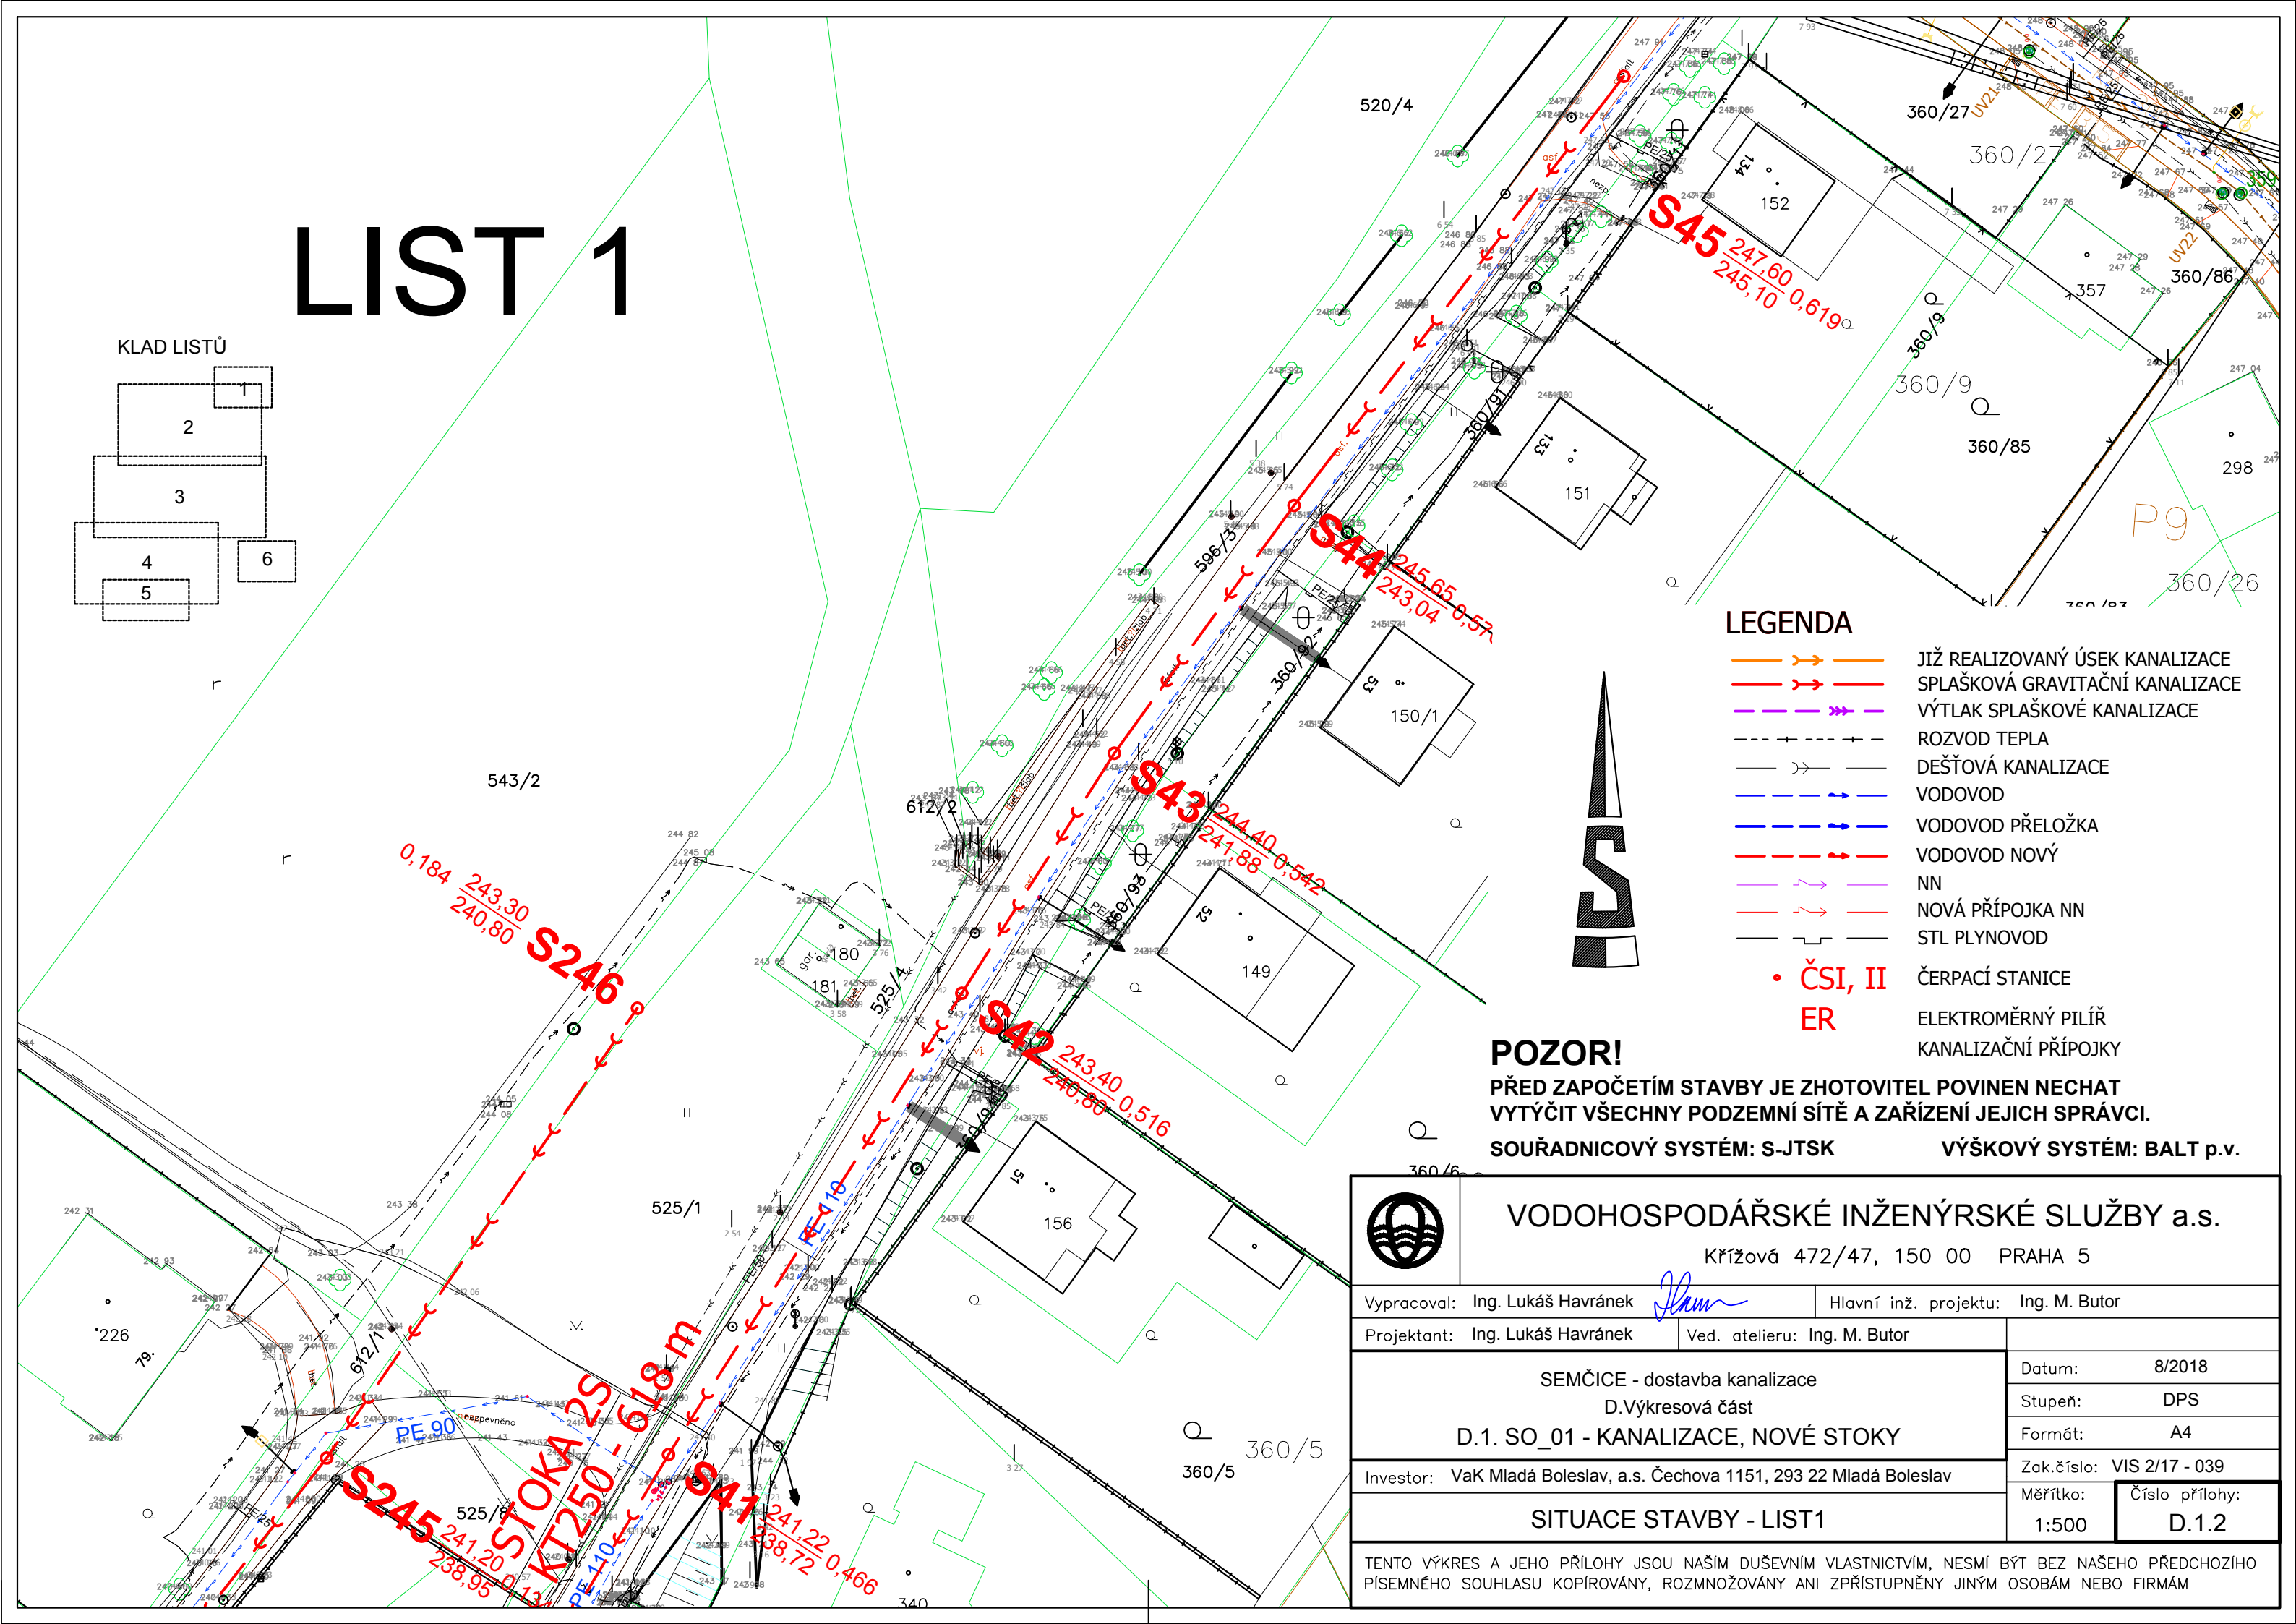


# LIST 1

KLAD LISTŮ

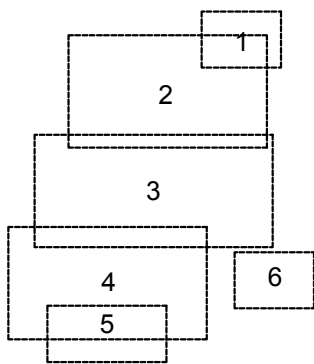

- JIŽ REALIZOVANÝ ÚSEK KANALIZACE
- SPLAŠKOVÁ GRAVITAČNÍ KANALIZACE
- VÝTLAK SPLAŠKOVÉ KANALIZACE
- ROZVOD TEPLA
- DEŠŤOVÁ KANALIZACE
- VODOVOD
- VODOVOD PŘELOŽKA
- VODOVOD NOVÝ
- NN
- NOVÁ PŘÍPOJKA NN
- STL PLYNOVOD
- ČERPACÍ STANICE
- ELEKTROMĚRNÝ PILÍŘ
- KANALIZAČNÍ PŘÍPOJKY

## POZOR!

PŘED ZAPOČETÍM STAVBY JE ZHOTOVITEL POVINEN NECHAT VYTÝČIT VŠECHNY PODZEMNÍ SÍTĚ A ZAŘÍZENÍ JEJICH SPRÁVCI.

SOUŘADNICOVÝ SYSTÉM: S-JTSK

VÝŠKOVÝ SYSTÉM: BALT p.v.

	<b>VODOHOSPODÁŘSKÉ INŽENÝRSKÉ SLUŽBY a.s.</b> Křížová 472/47, 150 00 PRAHA 5		
	Vypracoval: Ing. Lukáš Havránek <i>LH</i>	Hlavní inž. projektu: Ing. M. Butor	
Projektant: Ing. Lukáš Havránek	Ved. atelieru: Ing. M. Butor		
SEMČICE - dostavba kanalizace D. Výkresová část D.1. SO_01 - KANALIZACE, NOVÉ STOKY			Datum: 8/2018
			Stupeň: DPS
Investor: VaK Mladá Boleslav, a.s. Čechova 1151, 293 22 Mladá Boleslav			Formát: A4
			Zak. číslo: VIS 2/17 - 039
SITUACE STAVBY - LIST 1			Měřítko: 1:500
Číslo přílohy: D.1.2			
TENTO VÝKRES A JEHO PŘÍLOHY JSOU NAŠIM DUŠEVNÍM VLASTNICTVÍM, NESMÍ BÝT BEZ NAŠEHO PŘEDCHOZÍHO PÍSEMNÉHO SOUHLASU KOPÍROVÁNY, ROZMNOŽOVÁNY ANI ZPŘÍSTUPNĚNY JINÝM OSOBÁM NEBO FIRMÁM			